

**LEGENDE DES SERVITUDES A CREER**

- S1/S2/S3 Service de passage à créer grevant les lots 8, 6, 3 et espaces verts
- S4/S5 Service de passage et implantation du bassin eib réseaux EP à créer grevant les lots 8 et 6 au profit de divers (S= m<sup>2</sup>)

**Legende**  
 ECHELLE 1/500  
 TN 030  
 Projet

parking extérieurs visiteurs PK 12  
 à abriter S2  
 à planter 0  
 existants conservés

sur chaque lot les arbres à abriter feront l'objet d'une déclaration lors de la demande de PC



RESEAU EDF  
 RESEAU Eau  
 RESEAU TELECOM  
 RESEAU Eaux Pluviales  
 Busage du village 0 500

limite cadastrale  
 Limite de lots  
 Limite ad'édificandi

Angles de vues photographiques

Mur technique EDF, PTT, Eau, compteurs amérés réseaux  
 origine du plan : SECC 1/500  
 document établi pour l'administration  
 limites et surfaces à confirmer par géomètre après bornage

Les différents regards, cheminements de terre, et accotements seront réalisés conformément aux règles des compagnies concessionnaires.

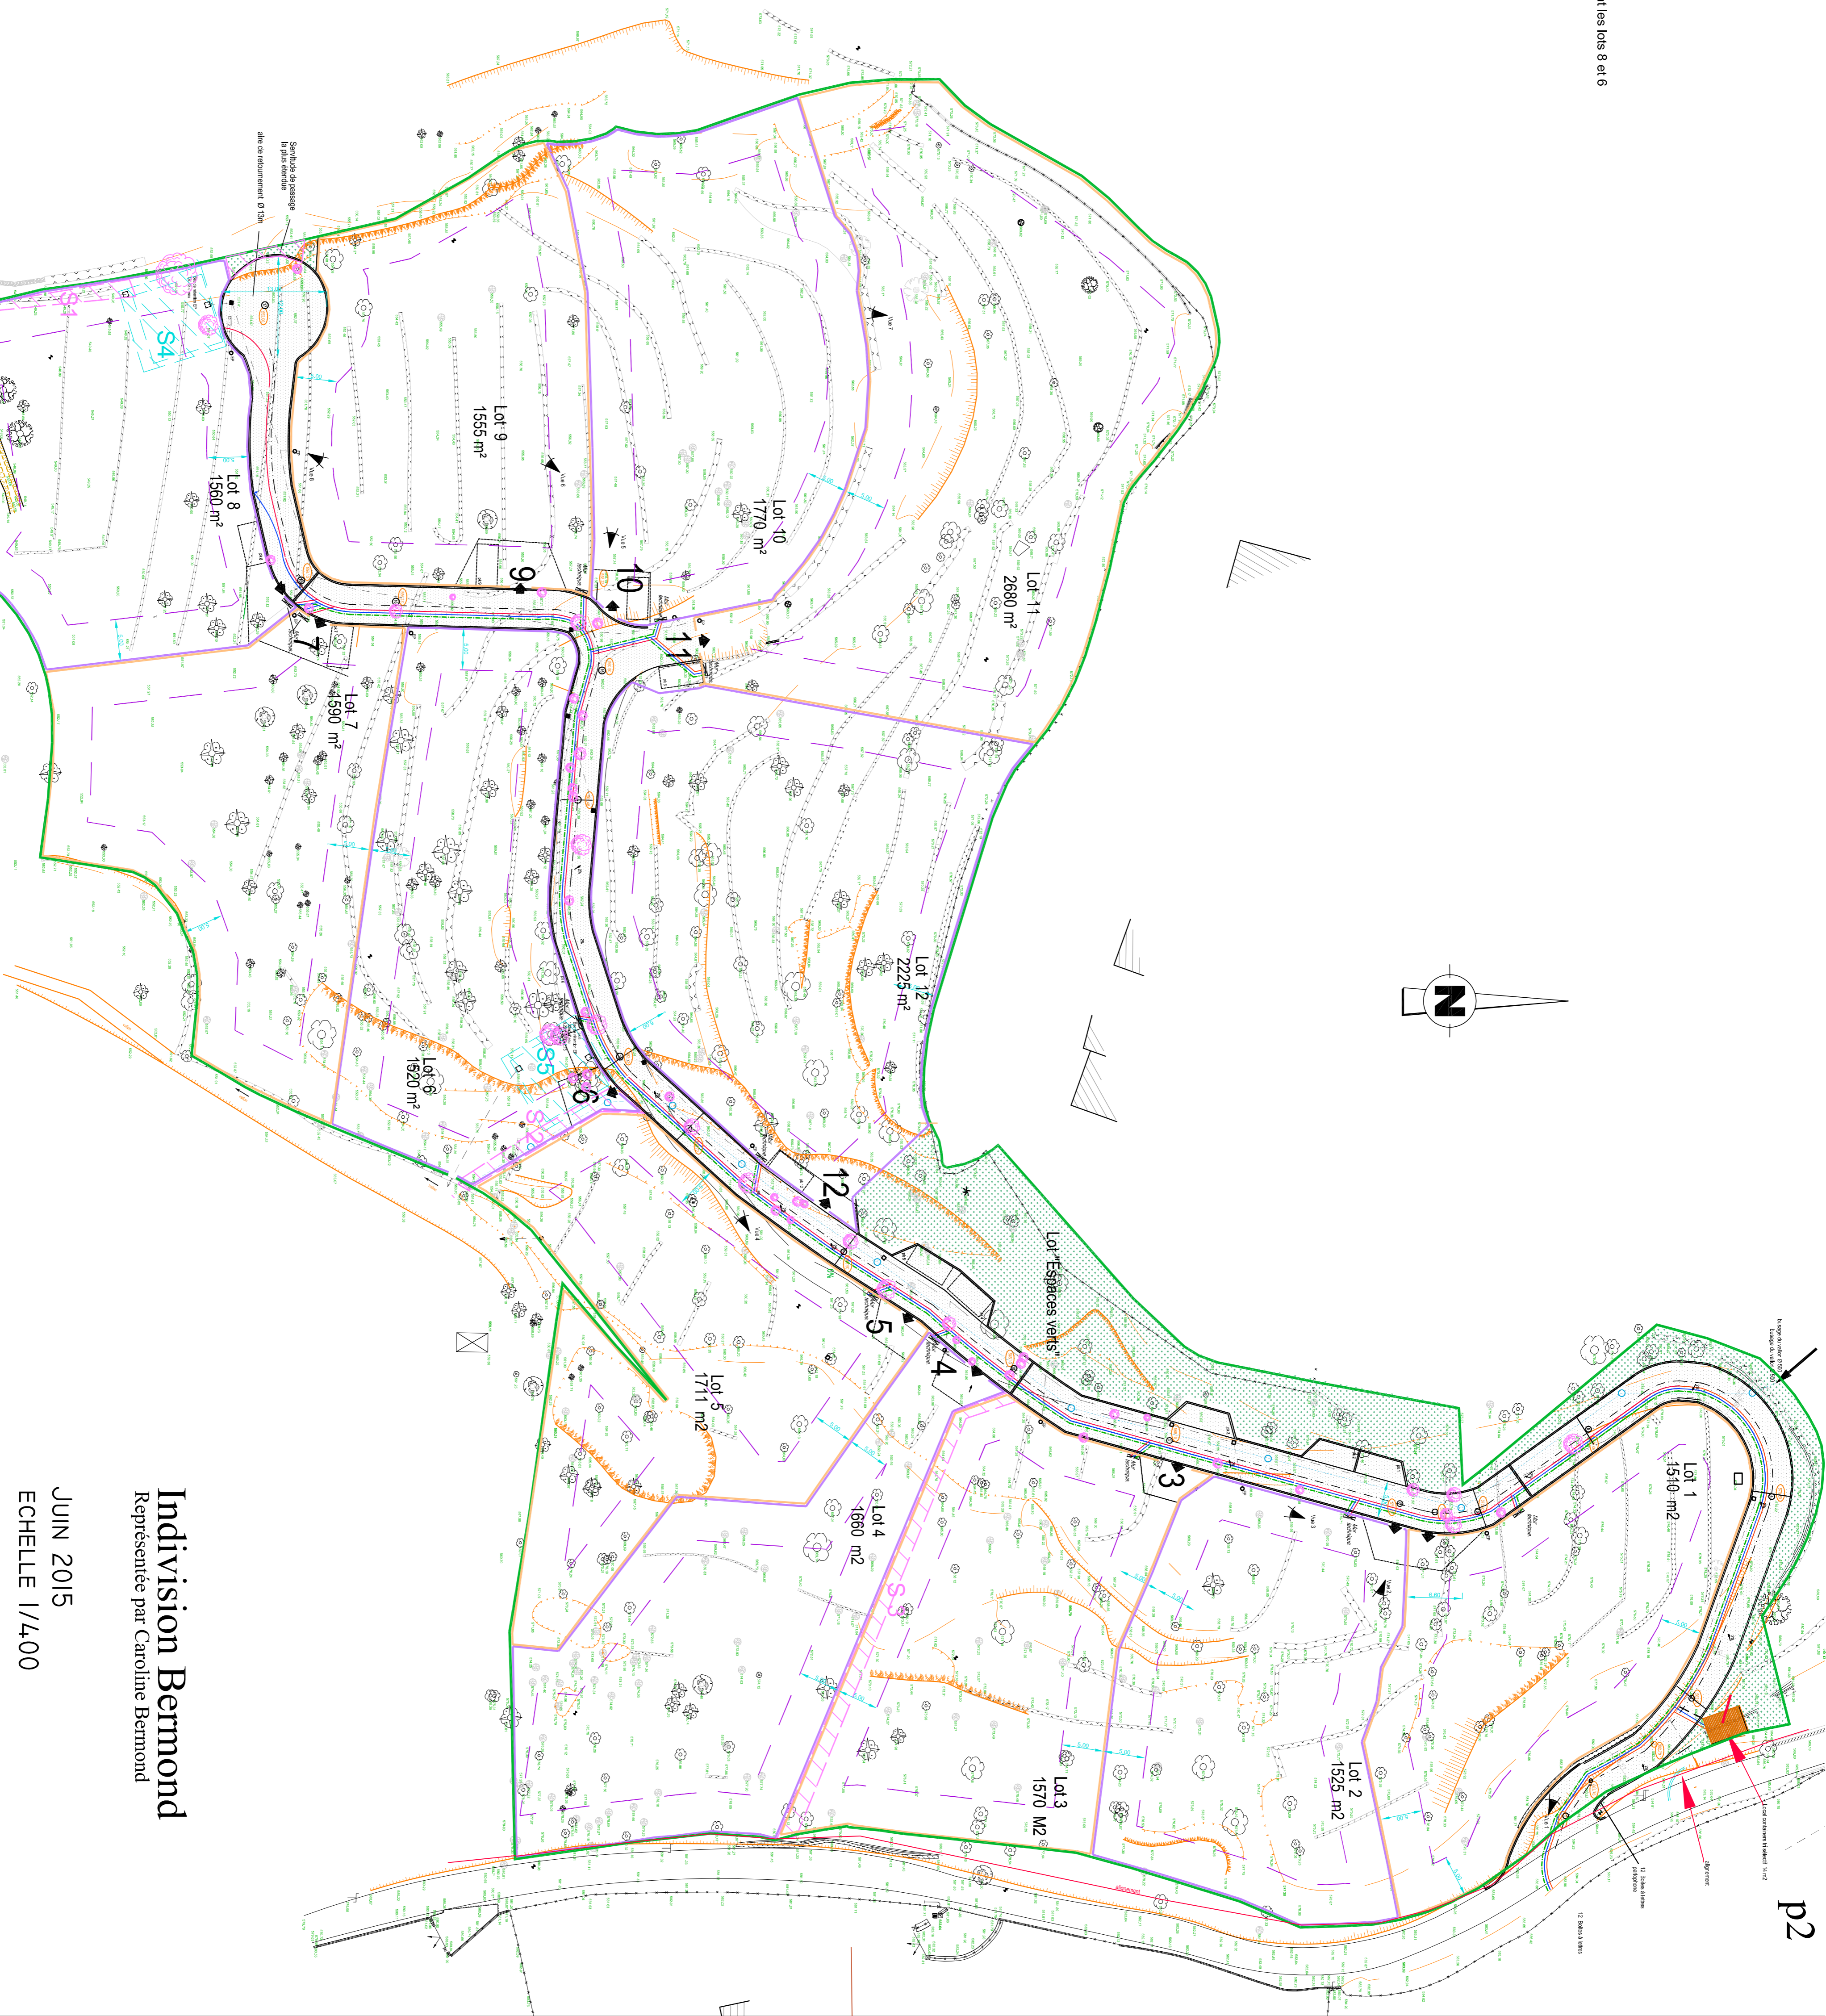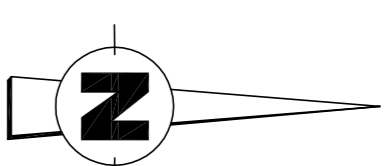

Les présents plans sont exclusivement destinés à la demande de Permis d'Aménager, et ne peuvent donc être utilisés pour réaliser la construction.

Signatures

**Indivision Bernond**  
 Représentée par Caroline Bernond

JUIN 2015  
 ECHELLE 1/400

**DP 2 Plan de Masse**